



План на отм. +8,260

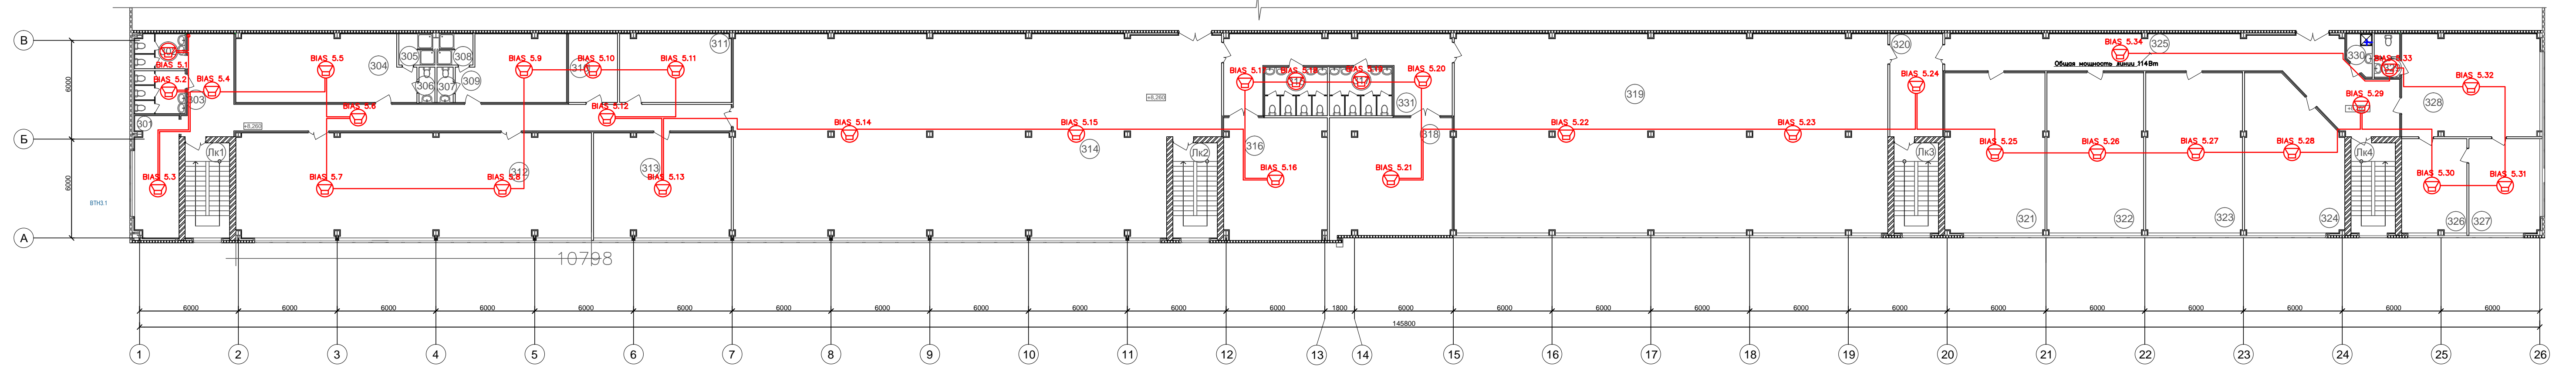

Условные обозначения

 - Оповещатель речевой, потолочный, врезной АСП-06.3.0

Изм.	Кол.уч.	Лист	Недок.	Подп.	Дата				
Разраб.					04.18	Система автоматической пожарной сигнализации. Система оповещения и управления эвакуацией людей при пожаре	Стадия	Лист	Листов
ГИП					04.18		РД	8	
						План расположения оборудования АПС на отм.+8.260			

Инв. №подл. \_\_\_\_\_  
 Подпись и дата \_\_\_\_\_  
 Взам. инв. № \_\_\_\_\_